


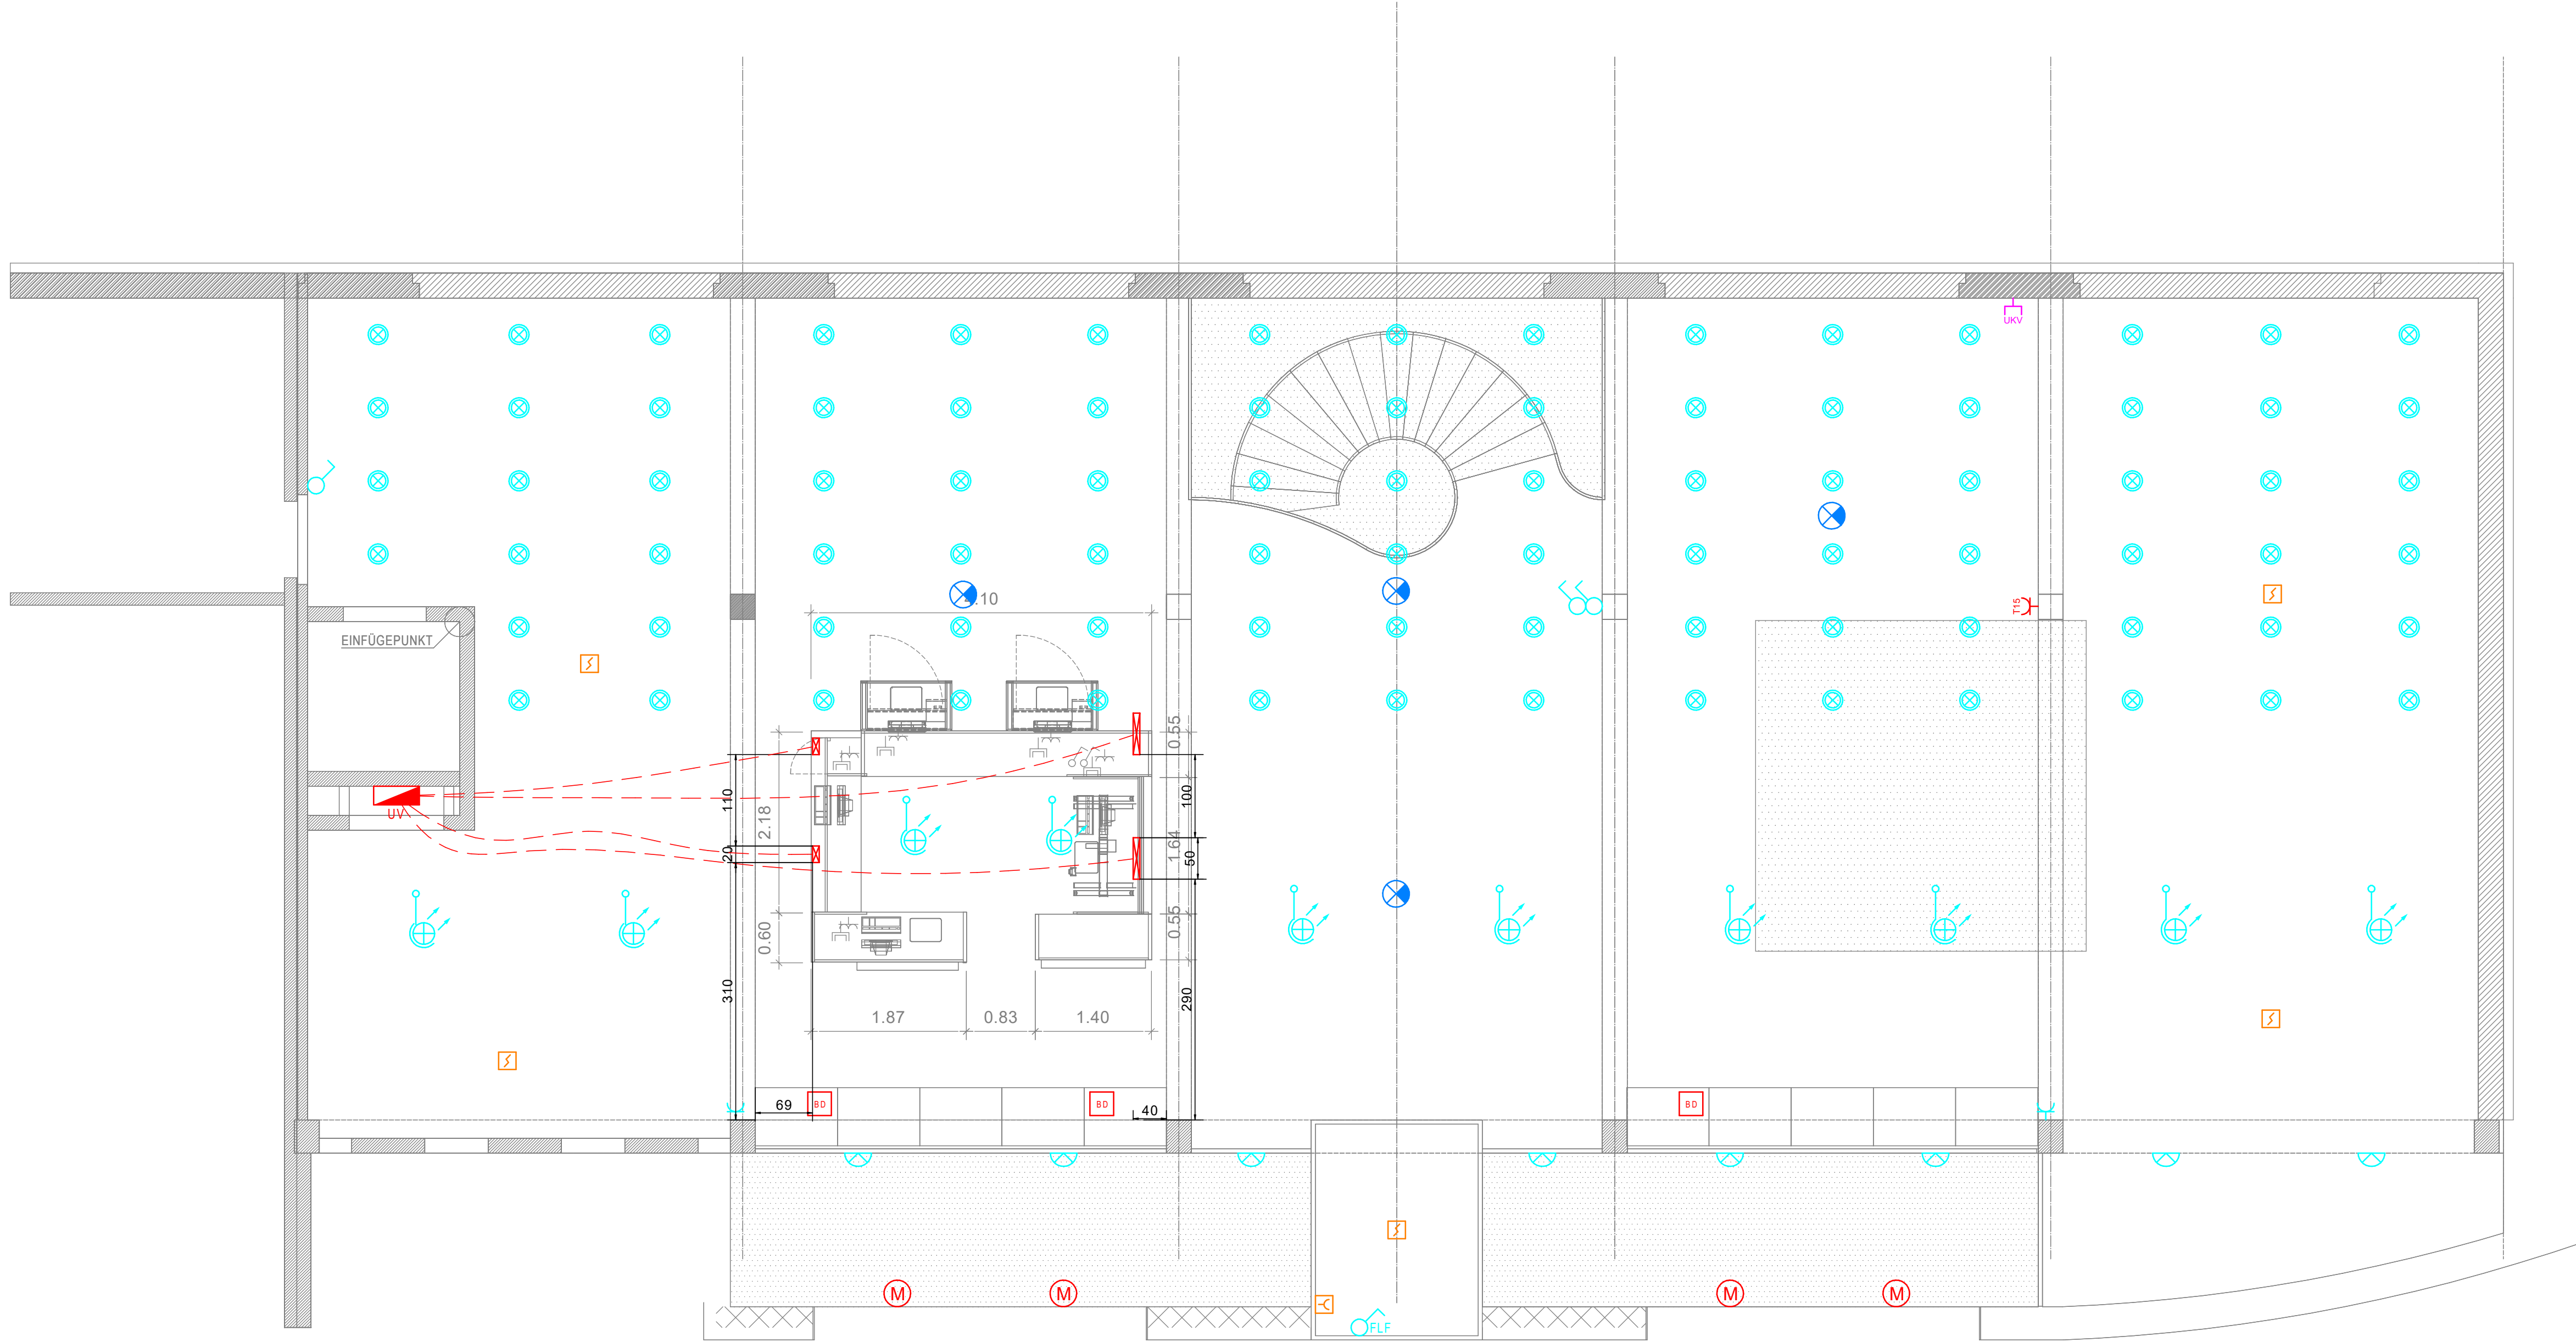

Telefon
UP AP
T+T Steckdose
Zwischenverteiler
Fernmeldeverteiler
Telefonapparat, einfach
Telefonapparat, komfort
Wandstation
AVK

Kabelkanäle
Installationskanal
Trasse allgemein
Gittertrasse
Brüstungskanal
Bodenkanal

Allgemein
Alle nicht bez. Rohre : M20
Alle nicht bez. Dosen : 95x95mm (115x115)
Alle nicht bez. Wandleuchten : 1.8 ab fertig Boden
Alle nicht bez. Steckdosen : 0.2 ab fertig Boden
Alle nicht bez. Schalter : 1.1 ab fertig Boden
Bei Trennwänden keine gegenseitigen Dosen verwenden!
Sämtliche Unklarheiten sind vorher mit der Bauleitung abzuklären !
Lichtinstallationen
Kraft- / Warmeanlagen
Schwachstrom
Telefonanlagen
R/TV-Anlagen
Notbeleuchtungsanlagen
Kanäle / Trassen / Koordination E
Brandmeldeanlagen / Sicherheitsanlagen
Blitzschutz / Potentialausgleich / Erdung
UKV - Installation
EDV - Installation

Montagehöhen
2.50m --- Aussenfühler
1.80m --- Wandleuchte
1.50m --- Wandtelefon, Handalarmmaster (Sicherheit + BMA)
1.30m --- Zählerfassung, Badge, Code, Raumthermostat
1.10m --- Schalter komb., Steckdose, Lüftung WC, PIR UP
0.20m --- Steckdosen
Messangaben mB
Die Apparate stehen in einer Flucht zur Türzarge!
Sollten sich zwei Apparate auf der gleichen Ebene befinden, bitten wir Sie uns zu kontaktieren:
Tel: 056 222 41 82
Mail: mail@pkbaden.ch

Ansichten
R+M mit 3-fach Steckdose (Gr. 1-1-1) [UP]

UKV / EDV
UP AP
1 x RJ45-Steckdose
2 x RJ45-Steckdose

TV + Video
UP AP
Antennensteckdose
Parabolantenne
Antenne
Verstärker
Kamera
Portraitkamera
Dome Kamera
Monitor

Erdung / Potentialausgleich
Erdung, allgemeines Symbol
Erdungs-Anschluss
Schutzerde
Fundamentenerder / Ringerder
Dilatationsstück

Verteiler / Dosen / Allgemein
UP AP
Abzweigdose, Decke
Abzweigdose, Wand
Bodendose
Einlasskasten
Schalungsschoner
Hausanschlusskasten
Elektroanschluss Allgemein
Transformator, allgemein
Motor allg.
LSE (Liftschachtrauchung) / RWA (Rauch- und Wärmeabzug)
Elektrogerät
Raumthermostat
Fühler / Sensor
Gruppenzuleitung
Schaltgerätekombinationen

Leitungen
Deckenleitung
Bodenleitung
Hohldeckenleitung
Wandleitung
Hohlbodenleitung
Flexible Leitung
Steigleitung, nach oben
Steigleitung, nach unten
Leitung, durchgehend

Akustik & Sonnerie
UP AP
Verstärker
E-Regler
Lautsprecher
Gong
Gegensprechanlage
Sonnerietaster
Badge
Code
Elektroschloss
Magnetkontakt
Türöffner
Eintreten- / Warten- / Besetzt-Anzeige (Türe)
Eintreten- / Warten- / Besetzt-Anzeige (Tisch)

Schalter / Taster / Melder
UP AP
Schalter, Schema 0
Schalter, Schema 0, Kontrollleuchte
Schalter, Schema 1
Wechselschalter, Schema 3
Wechselschalter, Schema 3-3
Wechselschalter, Schema 6
Lichtregler
Schlüsselschalter
Zugschalter
Drehschalter
Endschalter
Taster
Taster, mit Orientierungsleuchte
Storentaster
Bewegungsmelder 180°
Bewegungsmelder 360°

Leuchten
Deckenlampendübel
Wandlampendübel
Deckenleuchte
Wandleuchte
Einbauleuchte
Niedervoltleuchte mit Trafo
Wandeinbauleuchte
Scheinwerfer
Punktleuchte
Spiegelschrankleuchte
mit Steckdose
FL-Leuchte
FL-Leuchte, abgependelt
Poller- oder Kandelaberleuchte
Stehleuchte

Steckdosen
UP AP
Steckdose T12
Steckdose T13
Steckdose T13 mehrfach 3x
Steckdose T13 gesch., mehrfach
Steckdose T23
Drehstromsteckdose T15
Drehstromsteckdose T25
CEE Steckdose

Objekt / Anlage
Bibliothek, Wettingen

Apparatenplan
Elektro
Erdgeschoss

Format -	Massstab 1:50	Projektleiter Reto Bär	Ersteller AM	Datum 08.04.2019
Elektroingenieurbüro P. Keller + Partner AG			Geprüft / Freigabe Reto Bär	Datum 12.03.2021
Beleuchtung Kommunikation Starkstrom Schwachstrom Rütistrasse 6 5400 Baden Tel 056 222 41 82 Fax 056 222 41 86 Mail mail@pkbaden.ch			Plannummer 2217EG01	Version B